

SIMBOLO	DESCRIZIONE
	Linea tubazioni distribuzione acqua calda - MULTISTRATO
	Linea tubazioni distribuzione acqua fredda - MULTISTRATO
	Montante distribuzione acqua fredda
	Allaccio acqua calda
	Allaccio acqua fredda
	Produttore di acqua calda ad accumulo - V = 50 litri (elettrico)
	Linea tubazioni di scarico acque nere - PVC
	Punto di scarico acque nere
	Montante di scarico acque nere (esistente)
	Montante verticale rete idrica antincendio
	Idrante DN 45 a parete



CITTA' DI GROTTAMMARE

(Provincia di Ascoli Piceno)

Via Matteotti, 69 - Tel. 0735 739218 - comune.grottammare.protocollo@emarhce.it

Area Gestione del Patrimonio - Responsabile Arch. Liliana Ruffini

MESSA IN SICUREZZA CONTRO IL RISCHIO SISMICO:  
RIFACIMENTO SOLAI SCUOLA "G. SPERANZA"

Progetto Definitivo - Esecutivo

Stato di Progetto

Impianti idrico-sanitario

(art.24 co.2 lett. b e art. 26 co.1 lett. g del D.P.R. 05.10.2010, n.207 e ss.mm.ii.)

Tav. 5.c

NOVEMBRE 2019


Scala 1:100

Responsabile del progetto  
Arch. Bernardino Novelli


Responsabile del Procedimento  
Arch. Liliana Ruffini

Supporto al progetto impiantistico  
Ing. Cesare Ascani

Collaboratori:  
Geom. Sante Cocci  
Geom. Stefania Pulcini  
Geom. Rosa Benassati

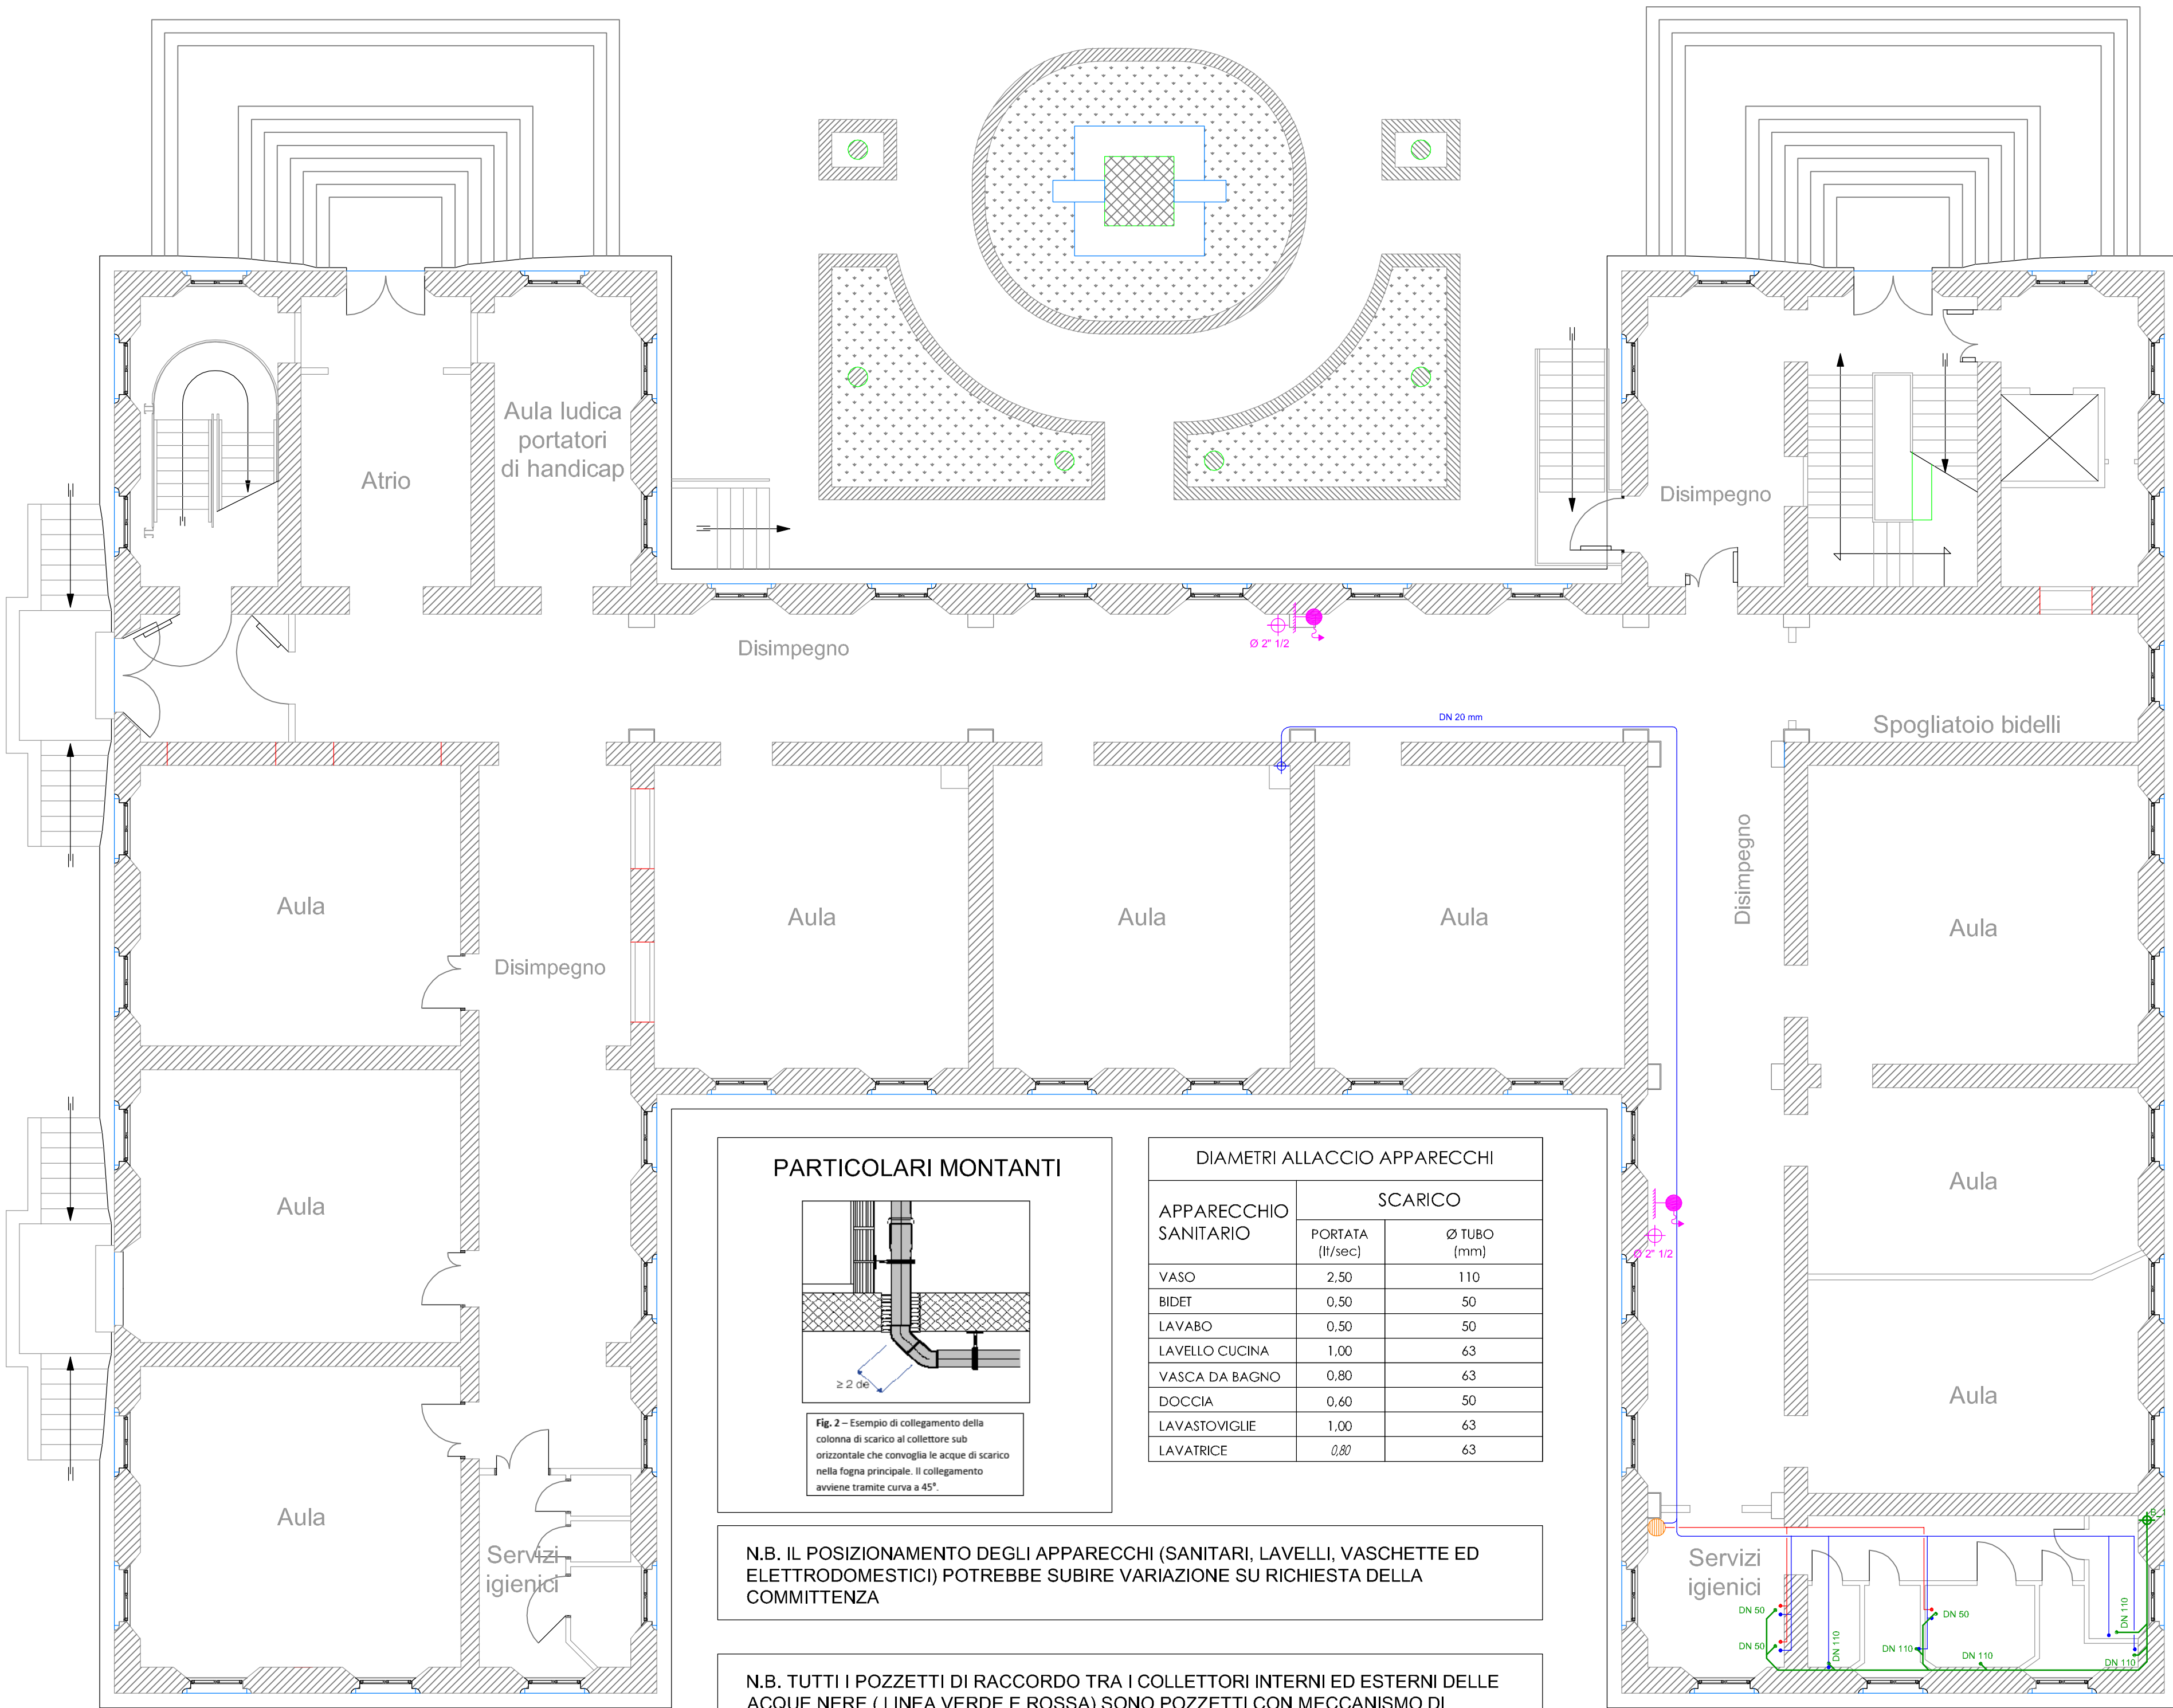

PIANTA PIANO TERRA

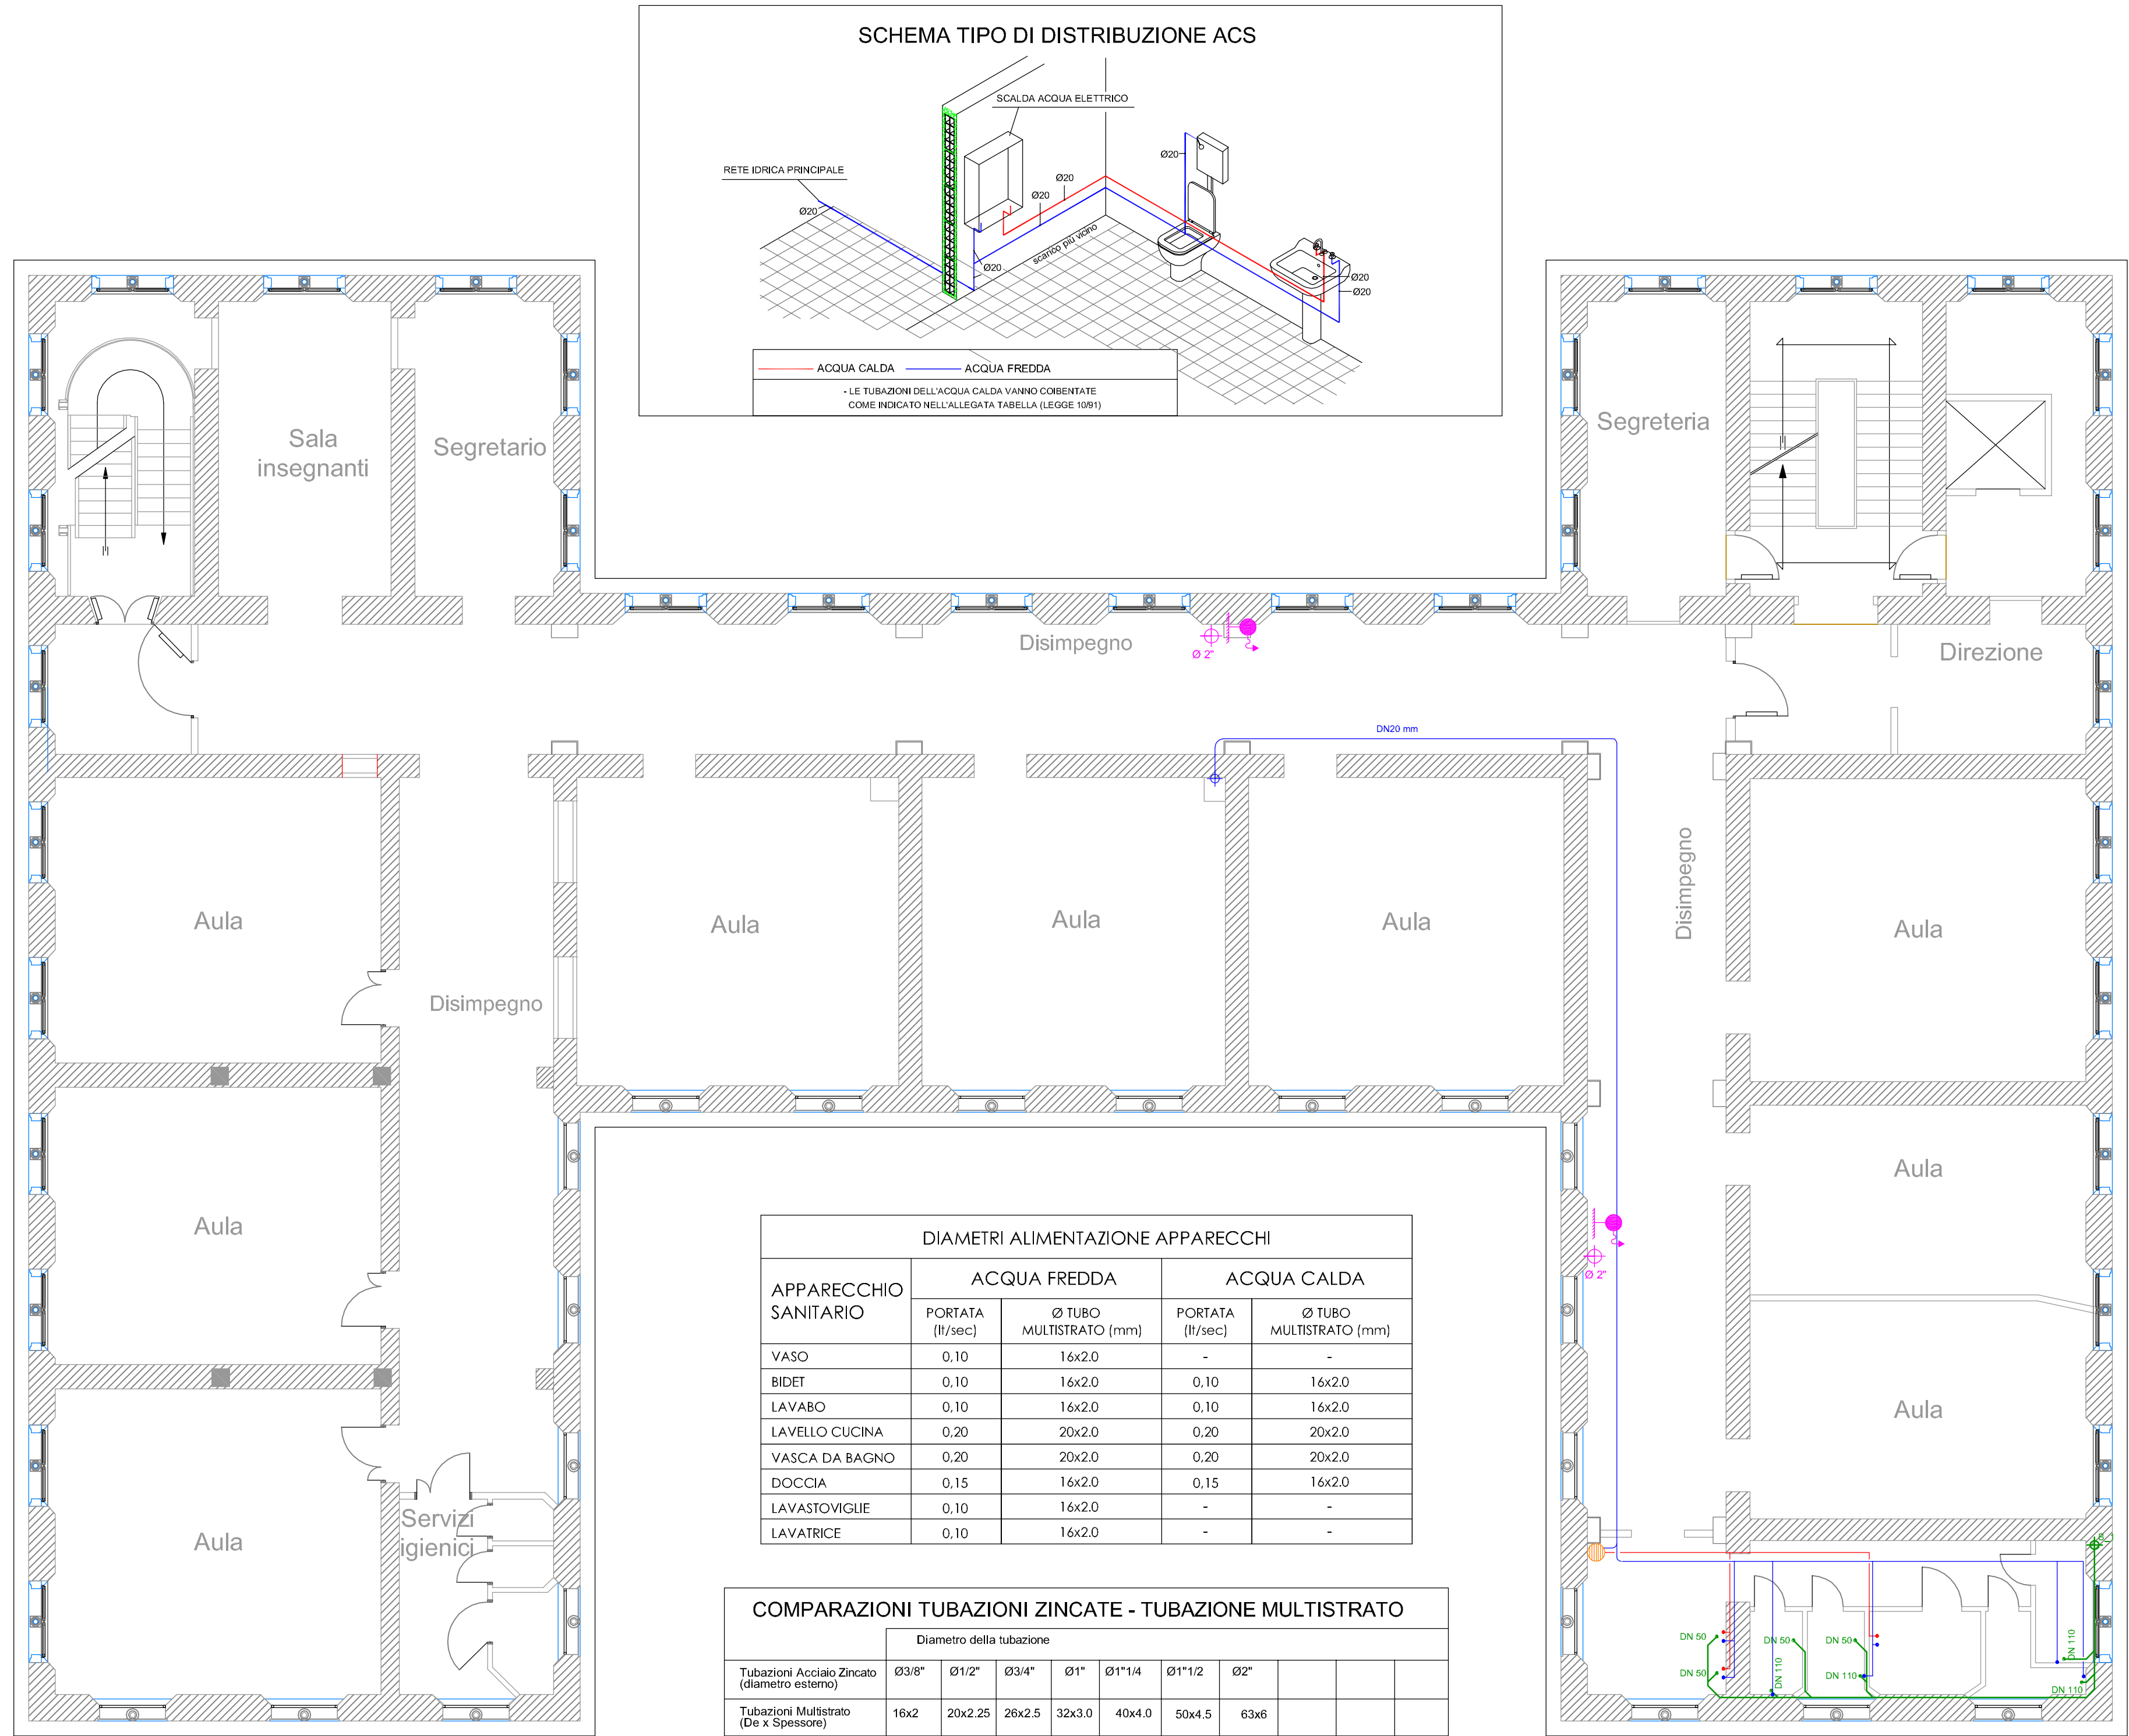

PIANTA PIANO PRIMO